


Wykaz elementów instalacji gazowej

Rysunek	Nazwa	Oznaczenie	Ilość
	Kocioł gazowy, 60 kW, 60/80/40 cm	ODB2	1 szt.
	Kuchenska czteropalmikowa, 8 kW, 60/80/40 cm	ODB1	1 szt.
	Szafka gazowa ścienna, ze stali, 20/20/12 cm	SZG2	1 szt.
	Szafka gazowa wolnostojąca, ze stali, 60/60/25 cm	SZG1	1 szt.
	Zawór gazowy gwintowany wkrętny, Ø15 mm	ZG2	1 szt.
	Zawór gazowy gwintowany wkrętny, Ø25 mm	ZG1	1 szt.
	Zawór gazowy kotłowy PN16, Ø20 mm	ZG3	1 szt.

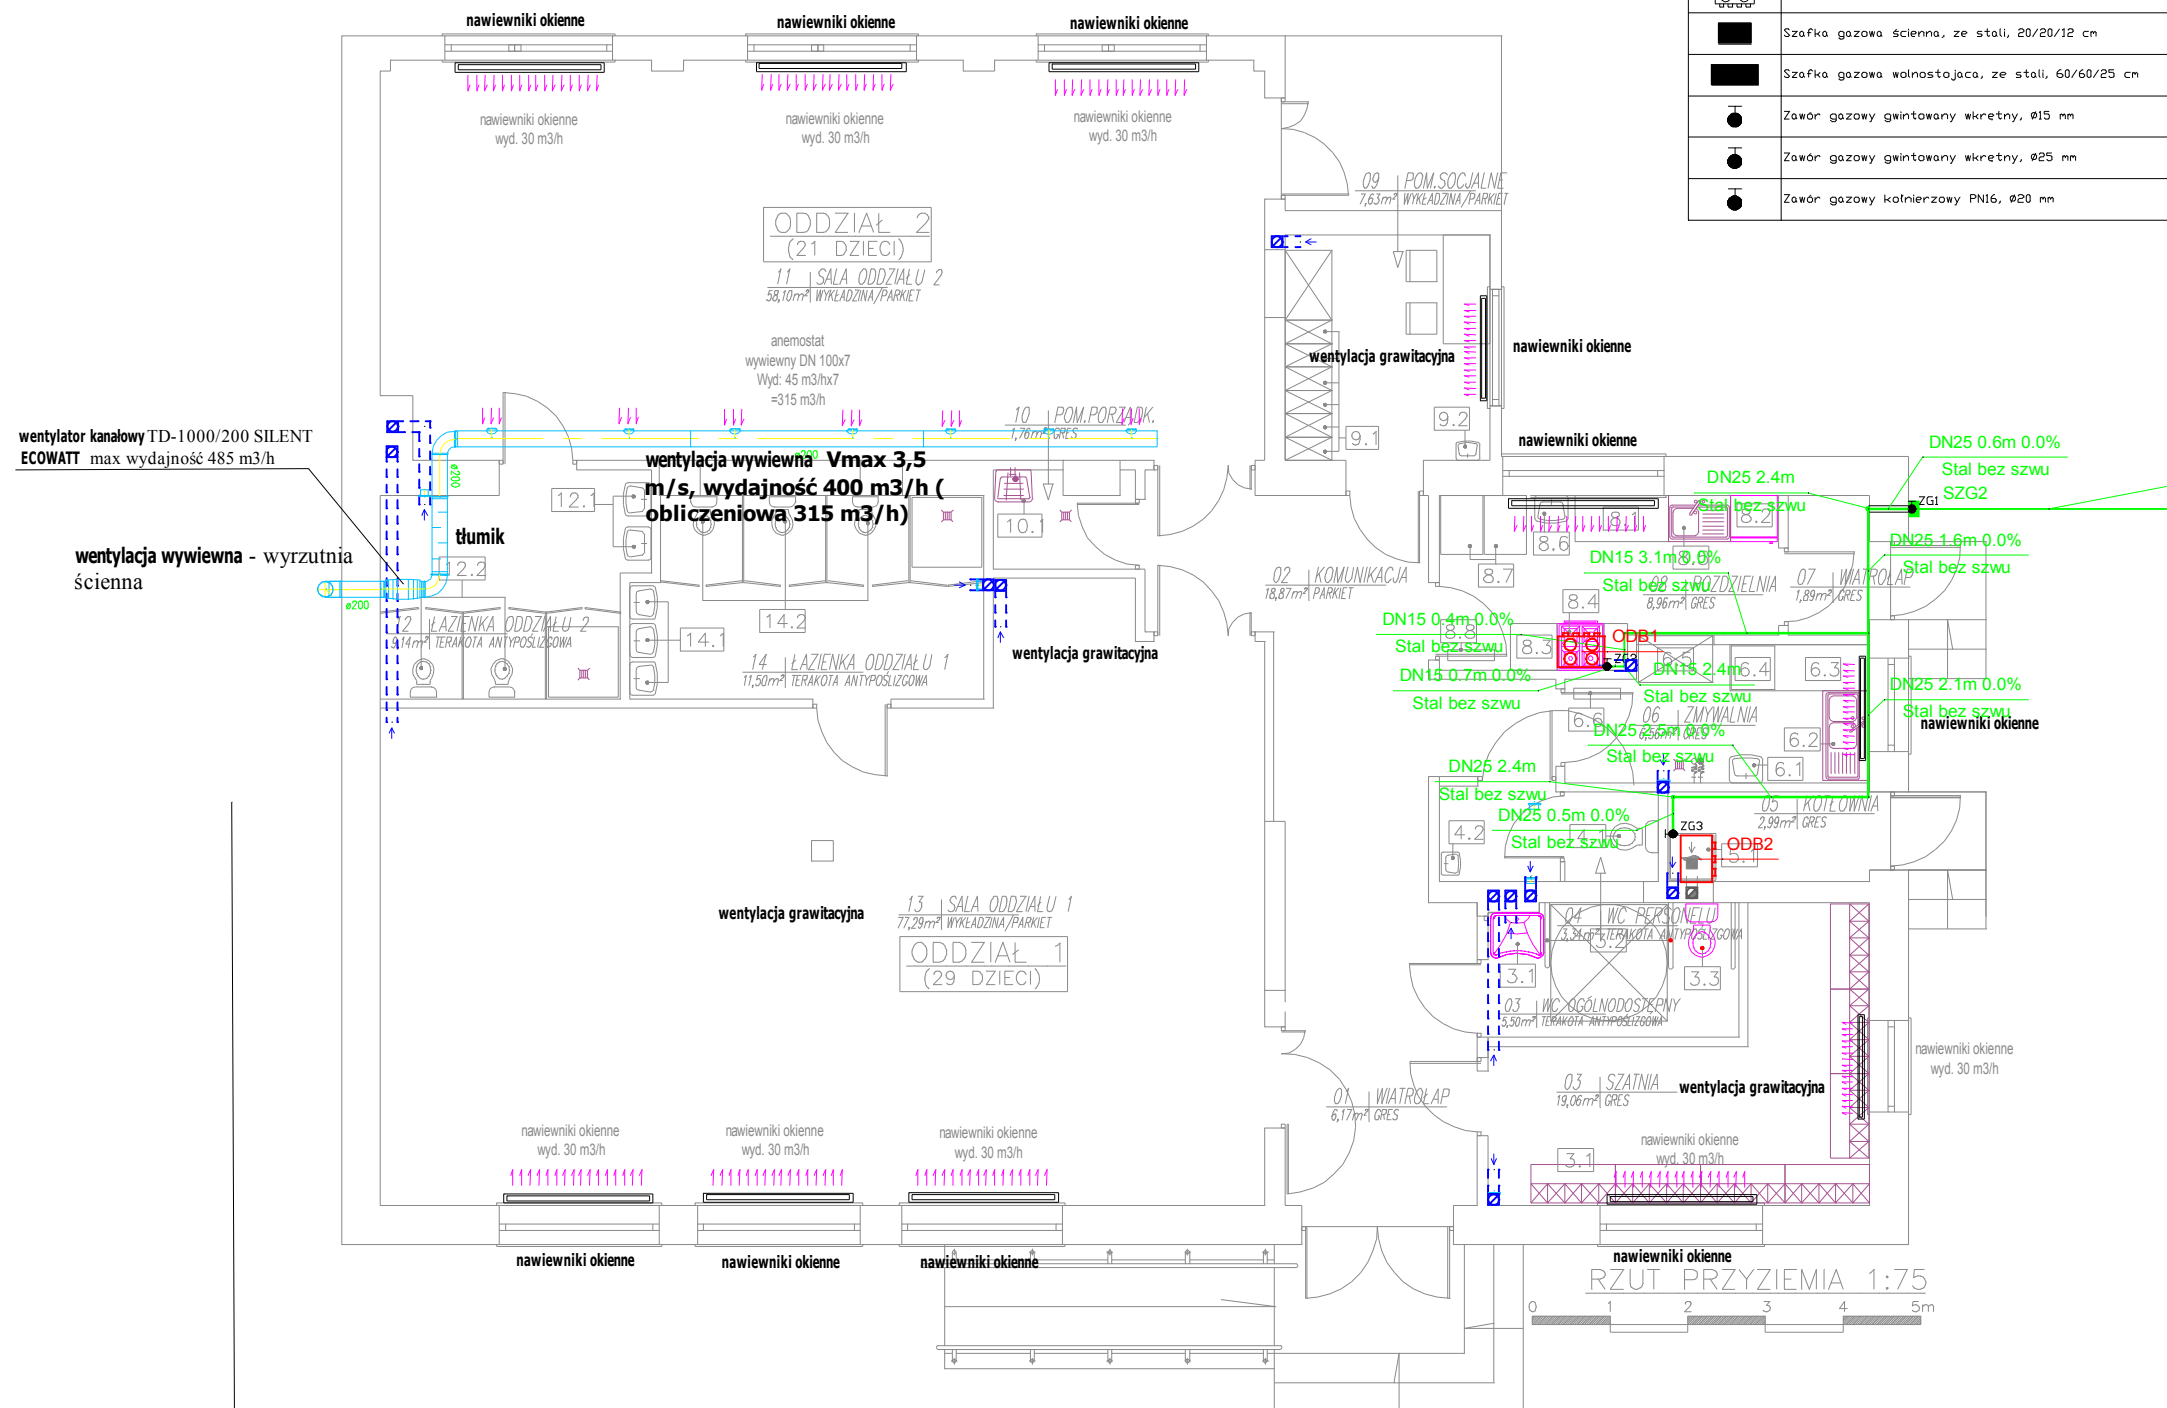

Zestawienie materiałów instalacji gazowej wewnętrznej

Lp.	Nazwa	Jednostka	Ilość
Niegrupowane			
1	Kocioł gazowy, 60 kW, 60/80/40 cm	szt.	1.00
2	Kuchenska czteropalmikowa, 8 kW, 60/80/40 cm	szt.	1.00
3	Rura gazowa Polietylen, 40x3.0mm, ułożona w szachcie/kanale	m	70
4	Rura gazowa Polietylen, DN40, 40x3.0mm, ułożona w szachcie/kanale	m	5
5	Rura gazowa Stal bez szwu, DN15, 15x3.3mm, ułożona natynkowo	m	6.71
6	Rura gazowa Stal bez szwu, DN25, 25x3.3mm, ułożona natynkowo	m	12.06
7	Szafka gazowa ścienna, ze stali, 20/20/12 cm	szt.	1.00
8	Szafka gazowa wolnostojąca, ze stali, 60/60/25 cm	szt.	1.00
9	Zawór gazowy gwintowany wkrętny, Ø15 mm	szt.	1.00
10	Zawór gazowy gwintowany wkrętny, Ø25 mm	szt.	1.00
11	Zawór gazowy kotłowy PN16, Ø20 mm	szt.	1.00

wentylator kanałowy TD-1000/200 SILENT ECOWATT max wydajność 485 m3/h

wentylacja wywiewna - wyrzutnia ścienna

dz. nr ewid. 73/3

dz. nr ewid. 73/1

DN40 3.5m 0.0% Polietylen

24.4m 0.0% 40.0x3.00mm Polietylen

DN40 15.5m 0.0% Polietylen

Projektowanie i Nadzory w Budownictwie
Tomasz Sikorski
05-420 Józefów, ul. Świderska 5 m.c.3
tel: kom. +48 601278578 e-mail: tomasz.sikorski@op.pl
mieszysikorski@gmail.com

STADIUM: PROJEKT BUDOWLANY

NAZWA PRZEDSIĘWZIĘCIA:
Projekt budowlany instalacji sanitarnej zew i wew - budynek Przedszkola Samorządowego w miejscowości Sobienki, Gmina Osieck powiat Otwock woj. mazowieckie

INWESTOR:
Gmina Osieck
ul. Rynek 1, 08-445 Osieck

ADRES INWESTYCJI:
m. Sobienki dz. nr ewid. 73/1, 73/3, 73/2
obręb: Sobienki, Gmina Osieck

TYTUŁ RYSUNKU: rzut pomieszczeń - instalacja gazowa SKALA: 1:50

PROJEKTANT (branża sanitarna): mgr inż. Tomasz Sikorski NR UPRAWNIENI: POM/0017/OWOS/05 PODPIS:

SPRAWDZAJĄCY (branża Sanitarna): mgr inż. Jarosław Paweł Trzpił MAZ/0064/POOS/03 NR UPRAWNIENI:

DATA: sierpień 2016 NR RYS. 10