
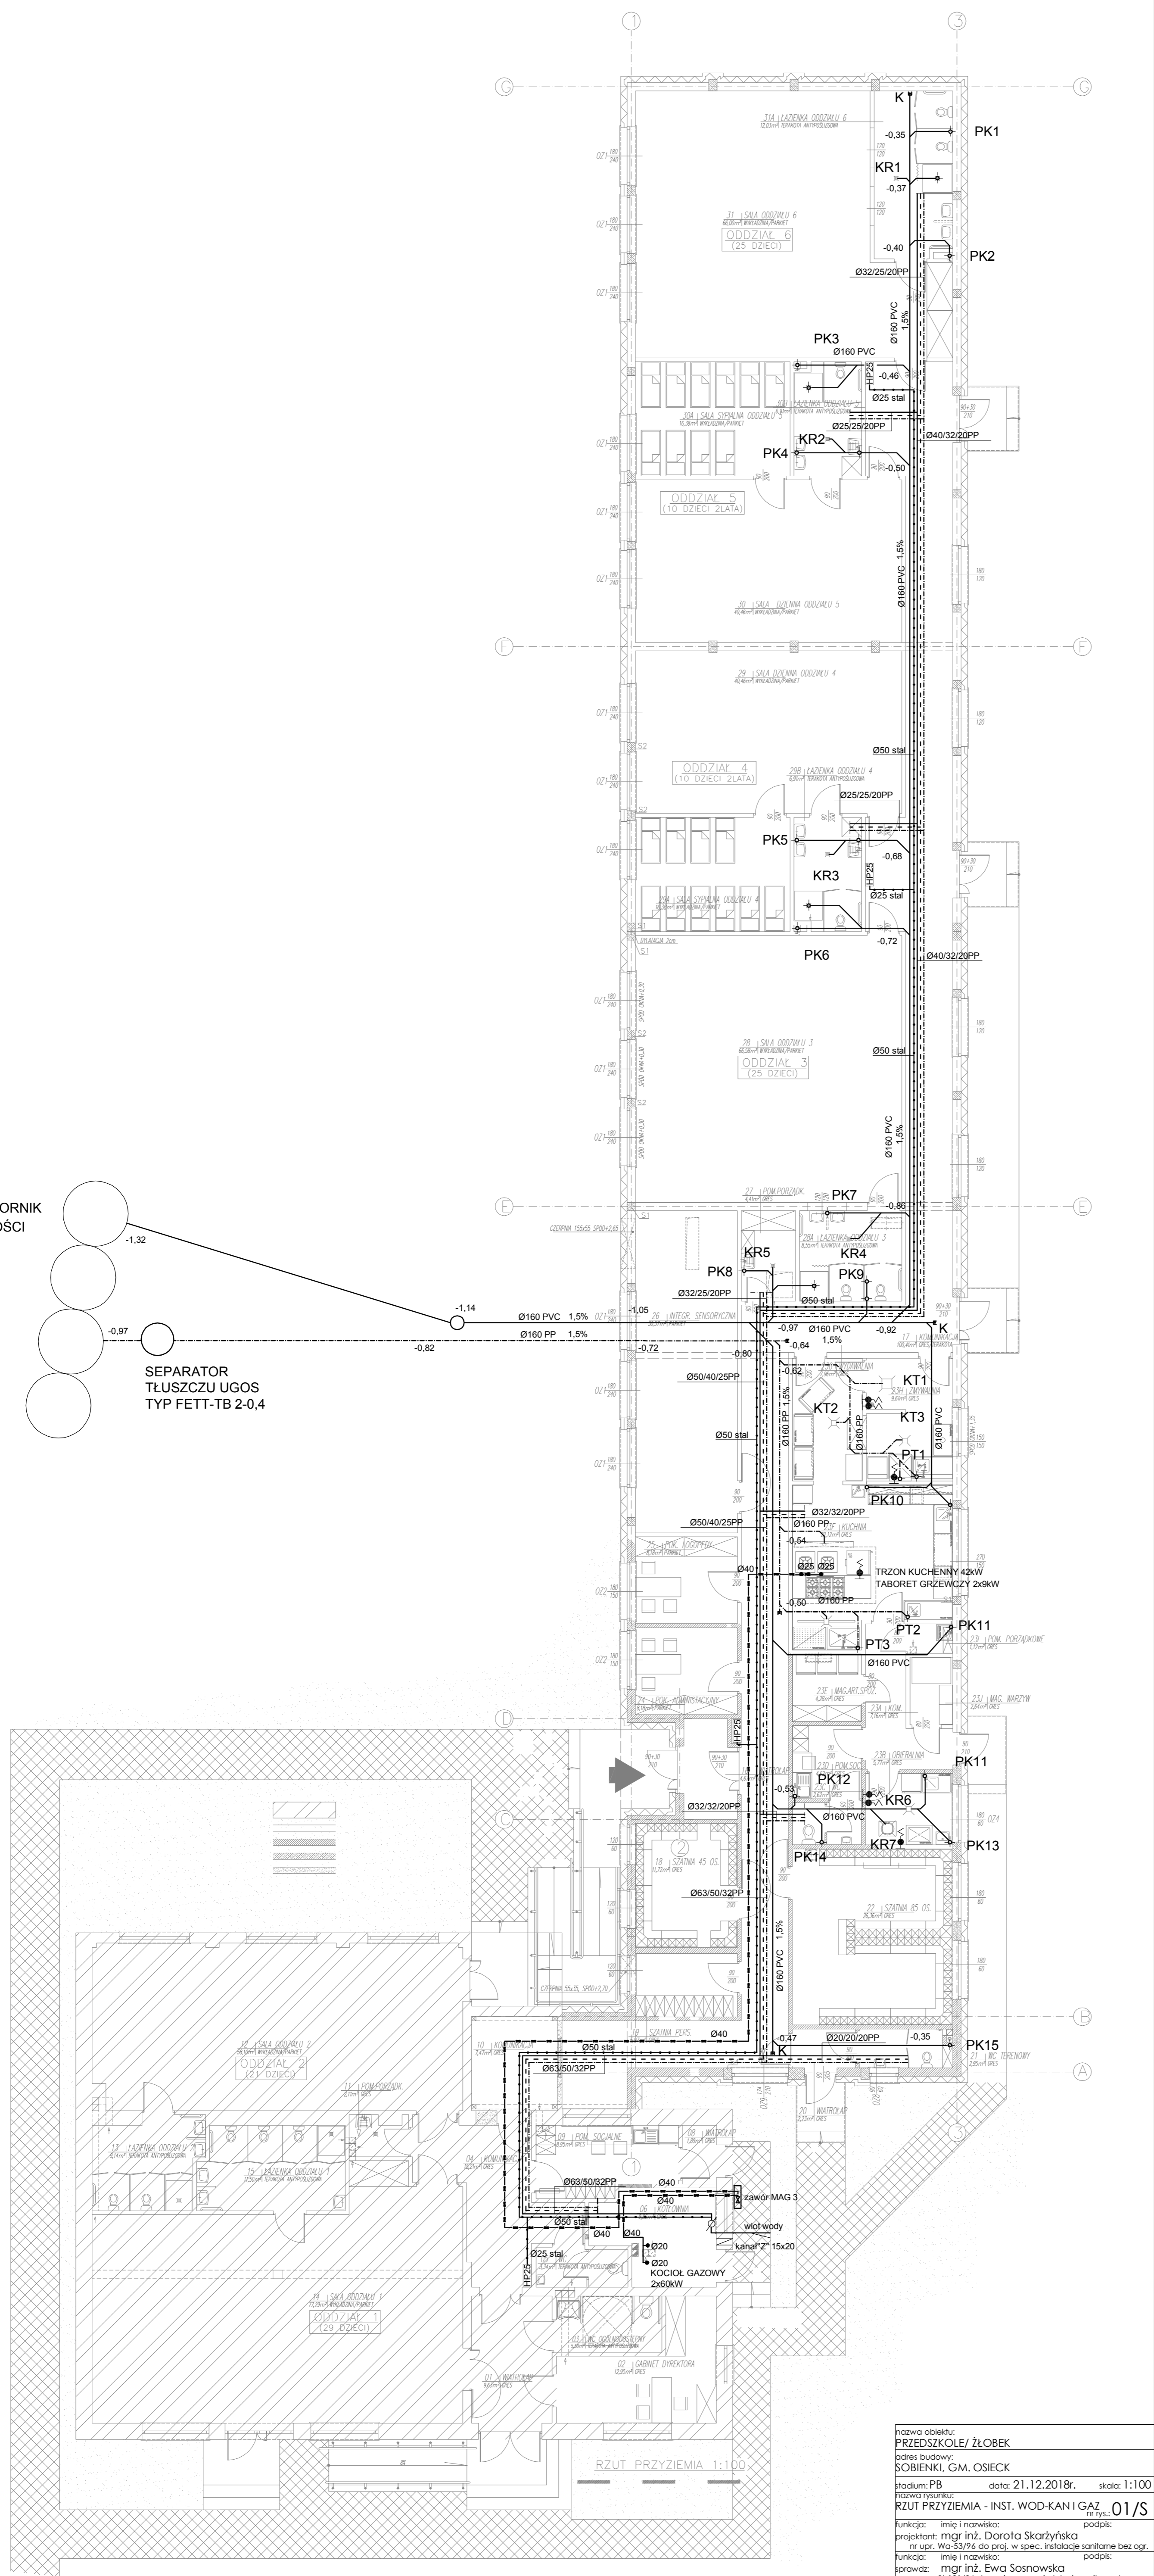


SZCZELNY ZBIORNIK  
NA NIECZYSTOŚCI  
4x10m3

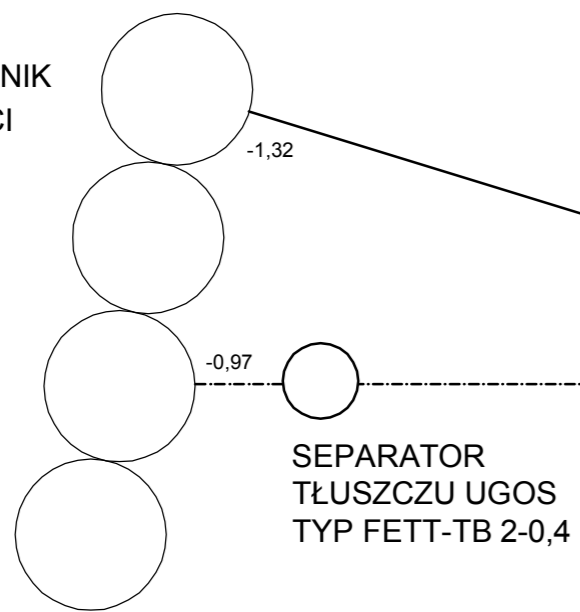

Nazwa obiektu:  
PRZEDSZKOLE/ ŻŁOBEK  
adres budowlany:  
SOBIEK, GM. OSIECK  
Hasłum: PB data: 21.12.2018r. skala: 1:100  
Nazwa rysunku:  
RZUT PRZYZIEMIA - INST. WOD-KAN I GAZ 01/S  
Funkcja: imię i nazwisko: podpis:  
projektant: mgr inż. Dorota Skarżyńska  
nr upr. Wa-53/76 do proj. w spec. instalacje sanitarne bez ogr.  
funkcja: imię i nazwisko: podpis:  
sprawdz: mgr inż. Ewa Sosnowska  
nr upr. St-131/86 do proj. w spec. instalacje sanitarne, bez ogr.