


3447-4/94

Gm. OSIECK woj. siedleckie

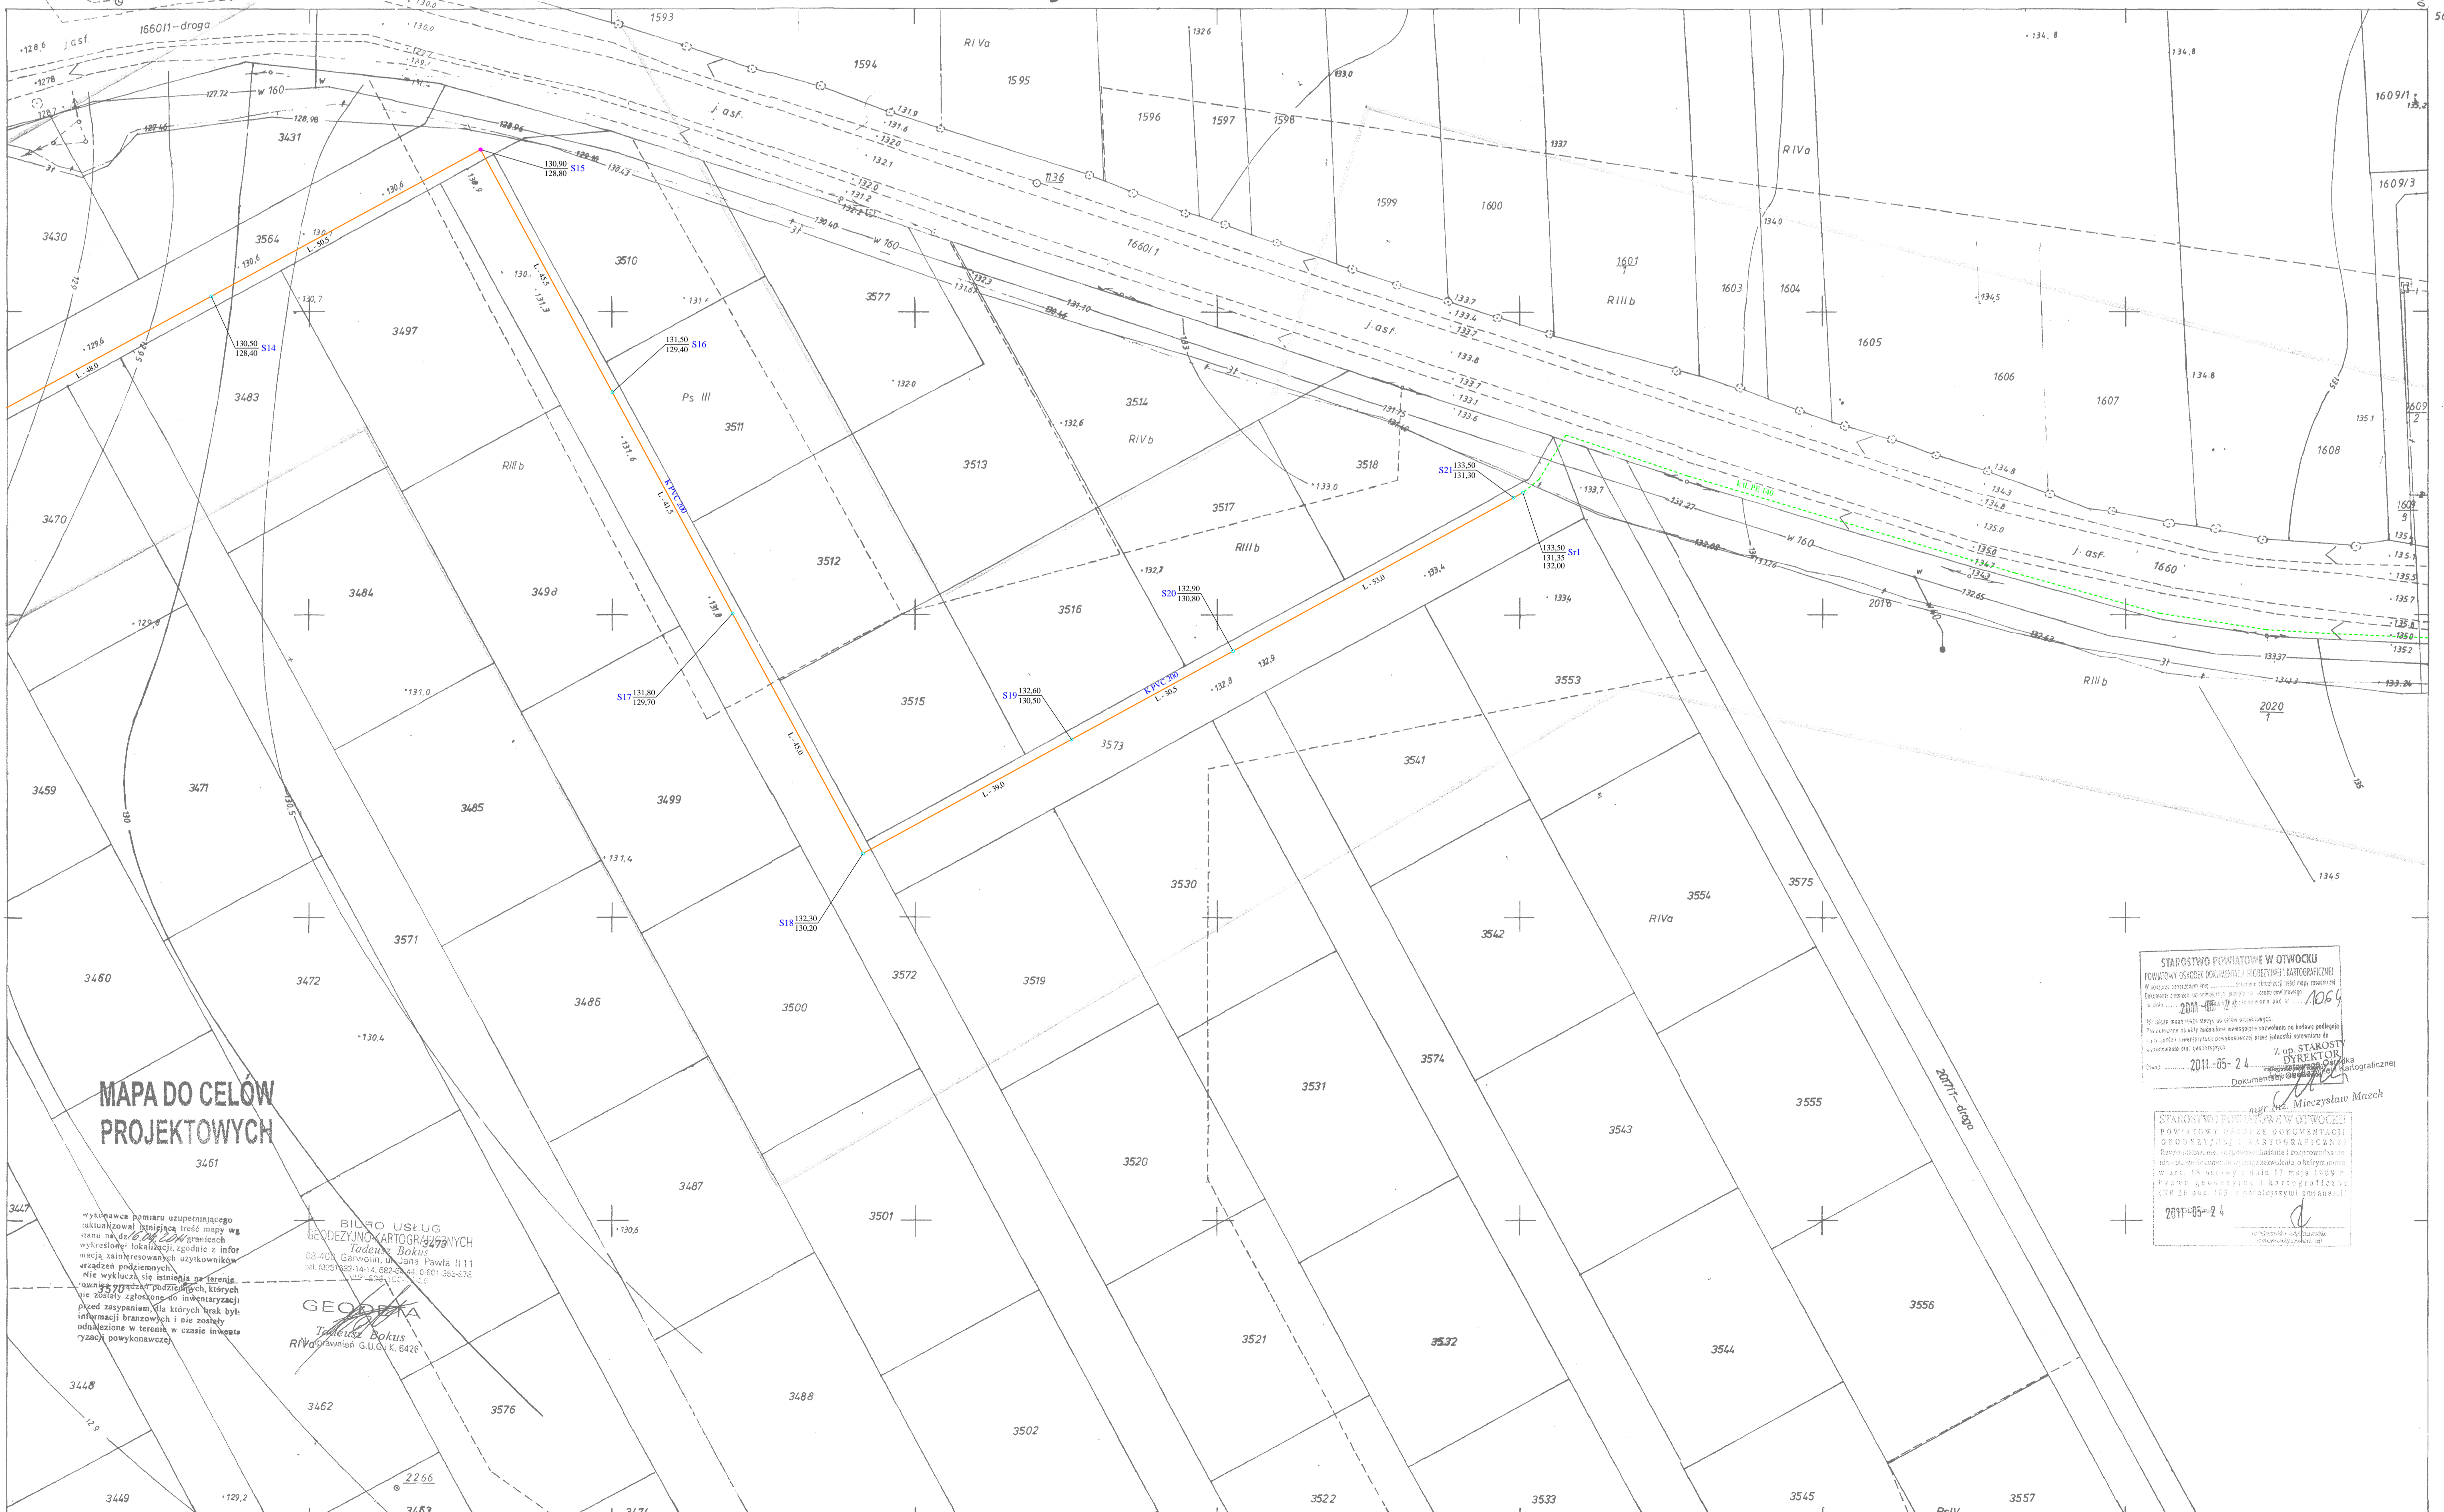

MAPA DO CELÓW
PROJEKTOWYCH

BIURO USŁUG
GEODEZYJNO-KARTOGRAFICZNYCH
Tadeusz Bokas
08-400 Garwolin, ul. Słoneczna 111
tel. 25 682 34 23, 25 682 34 24, 25 682 34 25

GEODEZA
Tadeusz Bokas
Rynek 1, 08-400 Garwolin, K. 6426

STACJA WODOPRZECIWNICZA W OTWOCKU
PROJEKTOWANA PRZEZ BIURO USŁUG GEODEZYJNO-KARTOGRAFICZNYCH TADEUSZ BOKAS
W oparciu o dane geodezyjne i inżynierskie dostarczone przez inwestora
Data: 2011-05-24
Dokumentacja projektowa

STACJA WODOPRZECIWNICZA W OTWOCKU
PROJEKTOWANA PRZEZ BIURO USŁUG GEODEZYJNO-KARTOGRAFICZNYCH TADEUSZ BOKAS
W oparciu o dane geodezyjne i inżynierskie dostarczone przez inwestora
Data: 2011-05-24
Dokumentacja projektowa

UKŁAD WYS. „KRONSZTADT 86”
273.423.1944.
1:500

MAPA ZASADNICZA
Zatwierdzona w 1994 r. przez
BIURO GEODEZJI I NIERUCHOMOŚCI
PG „LEVEL” w GARWOLINIE

1943 1942 252
Gm. OSIECK woj. siedleckie
w OSIECK

<p>kanalizacja sanitarna grawitacyjna</p> <p>kanalizacja sanitarna tłoczna</p> <p>przyłącza kanalizacyjne /uzgodnienie wg odrębnej procedury/</p>		<p>Wzrostek o wydanie pozwolenia na budowę nie dotyczy kanalizacji w pasie drogi wojewódzkiej</p>
<p>Stawomir Baran WOD - KAN Garwolin ul. Jagodzińska 40 tel./fax 25 682 3423</p>	<p>Investor: Gmina Osieck ul. Rynek 1</p>	<p>Stadium: P.B.W. Data: 12.2011 Skala: 1:1000 Nr rys: 3</p>
<p>PROJEKTOWAŁ: Inż. Inż. Dariusz Baran MAGYBIS OWOCIS MAGYBIS PWSO</p>	<p>Podpis: Inżynier Inżynier</p>	<p>INWESTOR: KANCELARIA SANITARNYCH WYKONAWCÓW OSIECK, GARWOLIN, AGOSTOWKA JONNA OSIECKA, POWIAT OSIECKI</p>
<p>SPRACOWAŁ: Inż. Inż. Stawomir Baran MAGYBIS PWSO</p>	<p>Podpis: Inżynier</p>	<p>Nazwa rysunku: Projekt zagospodarowania terenu</p>