


GM. PILAWA WOJ. SIEDLECKIE

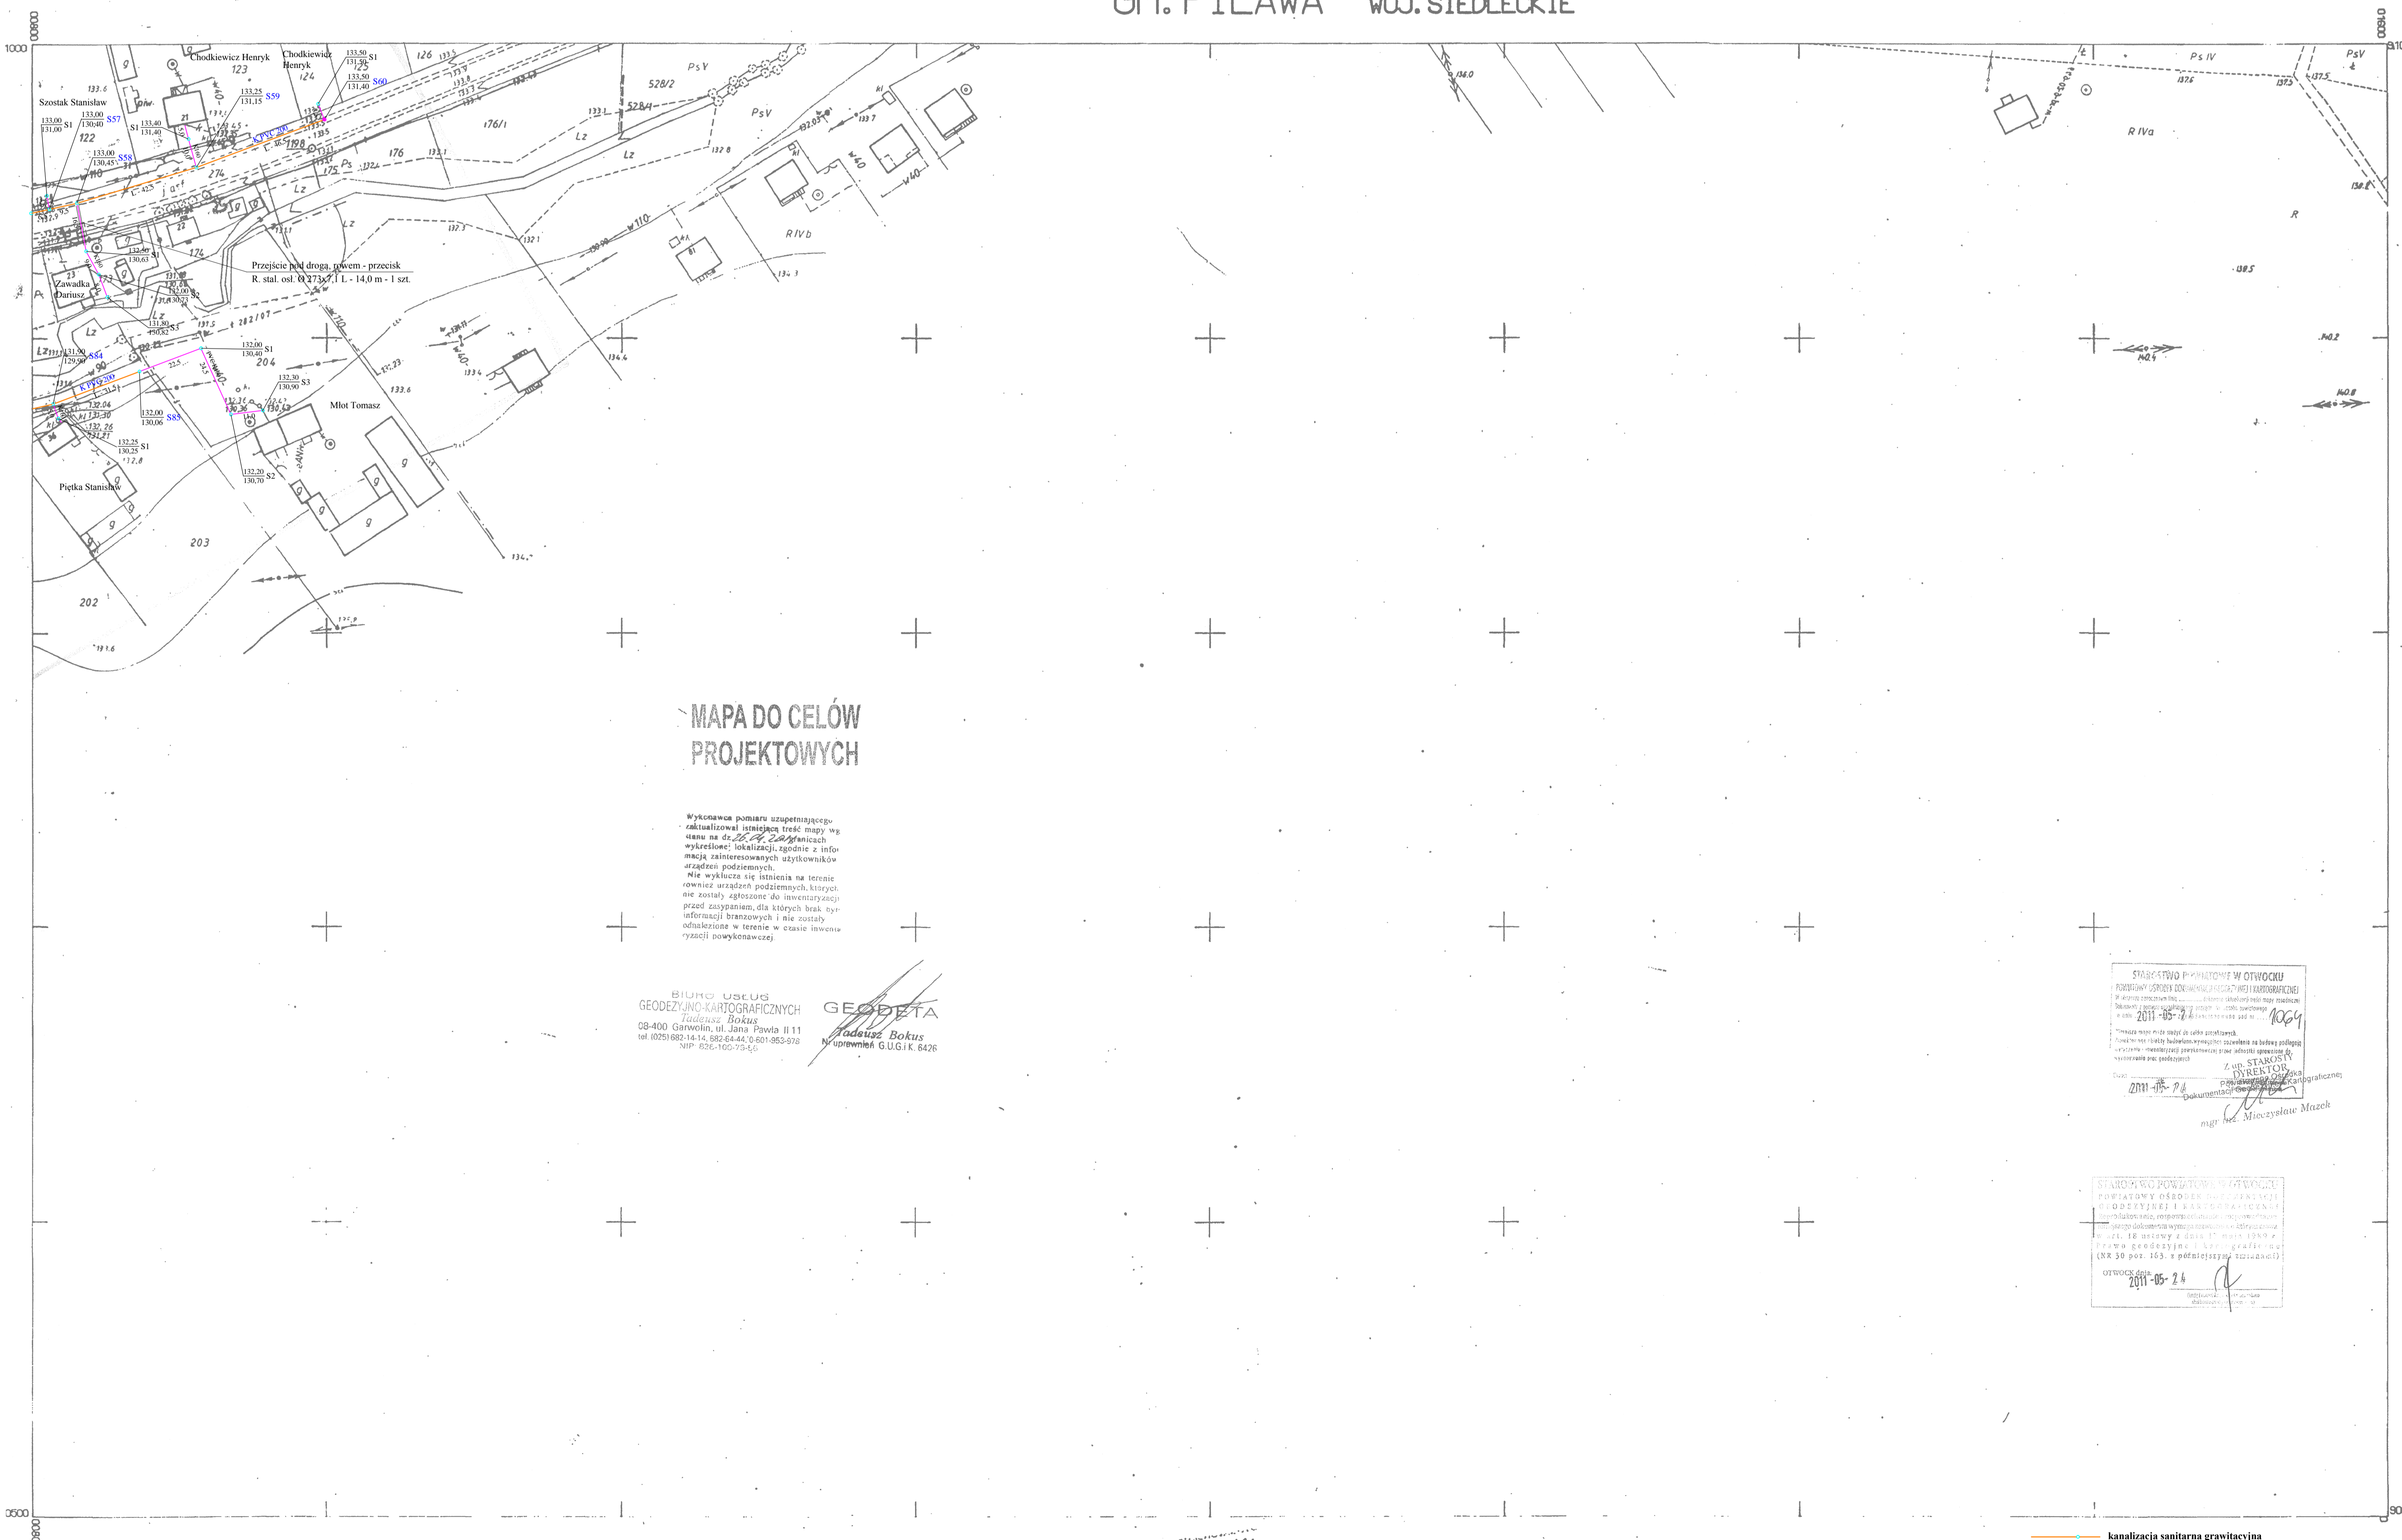

MAPA DO CELÓW PROJEKTOWYCH

Wskazanie pomiaru czepności, zakładowej i średniej oraz mapy w skali 1:1000. Wykazanie lokalizacji i informacja o zaistniałych sytuacjach urządzeń podziemnych. Nie wyłącza się istnienia na terenie obiektu urządzeń jądrowych, termojądrowych, atomowych, dla których brak jest informacji branżowych i nie zostały odnotowane w terenie w czasie lewicy rysacji niniejszej.

BIURO USŁUG
GEODEZYJNO-KARTOGRAFICZNYCH
Jednostka Biurowa
08-400 Garwolin, ul. Jana Pawła II 11
tel. (029) 881 14 14, 881 64 44, 881 983 878
fax (029) 165 72 50

GEODETA
Andrzej Rokus
NIP 629-165-72-50


SPRZĘTOWO-POMIAROWO W OTWOCIE
KONTO WSKAZANIA I WSKAZANIA
Wskazanie pomiaru czepności, zakładowej i średniej oraz mapy w skali 1:1000. Wykazanie lokalizacji i informacja o zaistniałych sytuacjach urządzeń podziemnych. Nie wyłącza się istnienia na terenie obiektu urządzeń jądrowych, termojądrowych, atomowych, dla których brak jest informacji branżowych i nie zostały odnotowane w terenie w czasie lewicy rysacji niniejszej.
2011-05-24
mgr inż. Mieczysław Mazoch

SIŁOWNIA WODNA W OTWOCIE
KONTO WSKAZANIA I WSKAZANIA
Wskazanie pomiaru czepności, zakładowej i średniej oraz mapy w skali 1:1000. Wykazanie lokalizacji i informacja o zaistniałych sytuacjach urządzeń podziemnych. Nie wyłącza się istnienia na terenie obiektu urządzeń jądrowych, termojądrowych, atomowych, dla których brak jest informacji branżowych i nie zostały odnotowane w terenie w czasie lewicy rysacji niniejszej.
2011-05-24
mgr inż. Mieczysław Mazoch

273.424.212
1:1000

MAPA ZASADNICZA
zobowiązana w r. 1985 przez
PRACOWNIE GEODEZYJNO-WYŁĄSZCZENIOWA
DYREKCJI OKRĘGOWEJ DRÓG PUBLICZNYCH "W-WIE"

Kierownik Pracowni mgr inż. Wiesław Korpysz 1985.06.29

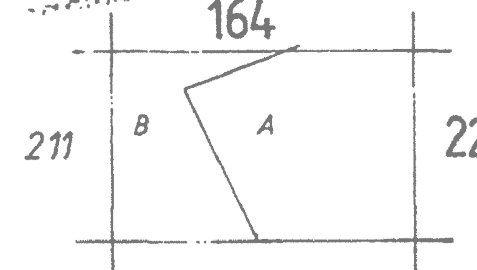

A. Gm. PILAWA woj. siedleckie
wś. Jażwiny
B. Gm. OSIECK woj. siedleckie
wś. Grabianka

<ul style="list-style-type: none"> kanalizacja sanitarna grawitacyjna kanalizacja sanitarna tłoczna przyłącza kanalizacyjne /uzgodnienie wg odrębnej procedury/ 		Stadium: P.B.W. Data: 12.2011 Skala: 1:1000 Nr rys.: 8
Wzrostek o wydanie pozwolenia na budowę nie dotyczy kanalizacji w pasie drogi wojewódzkiej	Inwestor: Gmina Osieck ul. Rynek 1	
Sławomir Baran WOD - KAN Garwolin ul. Jagodzińska 40 tel./fax 25 682 3423	Projektant: mgr inż. Sławomir Baran NIP 629-165-72-50	Nazwa rysunku: Projekt zagospodarowania terenu