

# MAPA DO CELÓW PROJEKTOWYCH


skala 1:500

**w. OSIECK**  
gm. Osieck  
pow. otwocki  
woj. mazowieckie  
dz. 1410/4  
ark. mapy 273.423.1934

Wykonawca pomiaru uzupełniającego zaktualizował istniejącą treść mapy wg stanu na dz. 03.11.2010 r. w granicach wykreślonej lokalizacji, zgodnie z informacją zainteresowanych użytkowników urządzeń podziemnych.  
Nie wyklucza się istnienia na terenie również urządzeń podziemnych, które nie zostały zgłoszone do inwentaryzacji przed zasypaniem, dla których brak było informacji branżowych i nie zostały odnalezione w terenie w czasie inwentaryzacji powykonawczej.

**BIURO USŁUG  
GEODEZYJNO-KARTOGRAFICZNYCH  
Tadeusz Bokis**  
08-400 Garwolin, ul. Jana Pawła II 11  
tel 1025-692-14-14, 682-84-44, 0-601-953-978  
NIP: 828-100-79-56

**GEODETA  
Tadeusz Bokis**  
Nadprawyń G. Ulicy 16

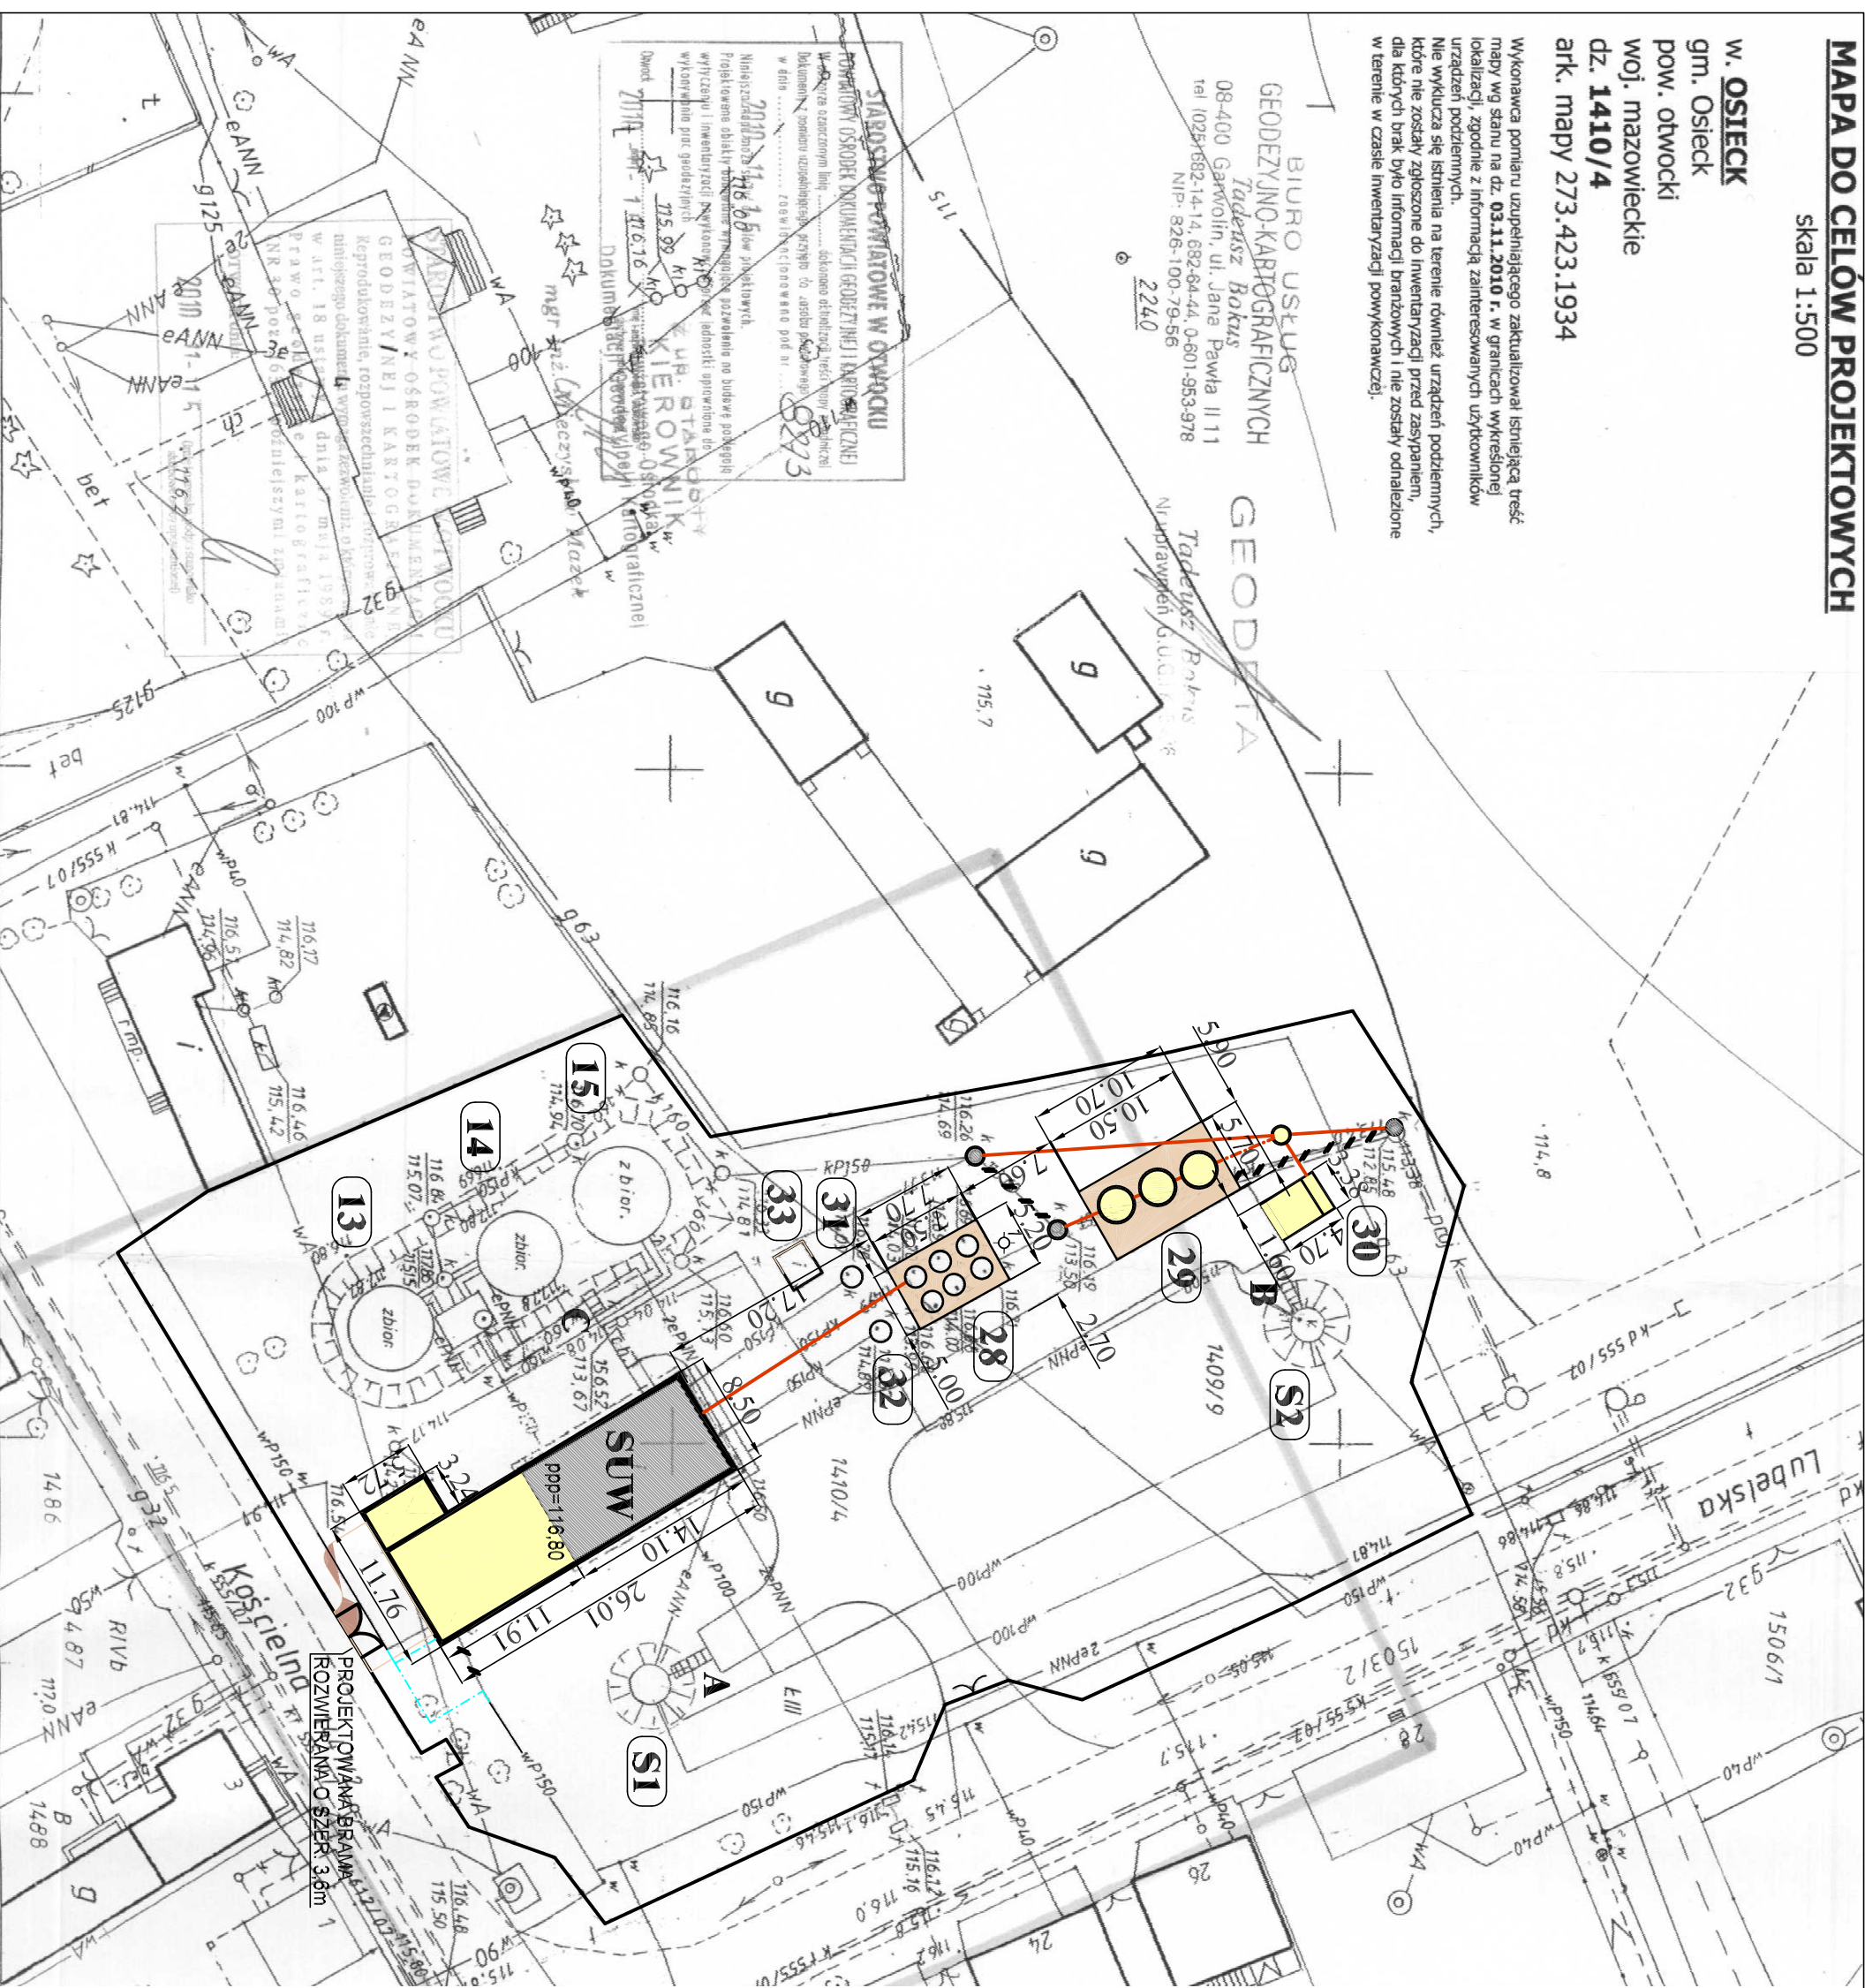

# ROZBUDOWA I PRZEBUDOWA STACJI UZDATNIANIA WODY W OSIECKU PROJEKT ZAGOSPODAROWANIA TERENU SKALA 1:500

- OBIEKTY PRZEZNACZONE DO ROZBUDOWY I PRZEBUDOWY
- OBIEKTY PROJEKTOWANE
- PROJEKTOWANA DROGA
- PROJEKTOWANE PŁYTTY Z POLBRUKU
- OGRODZENIE
- PROJEKTOWANE RUROCIĄGI GRAWITACYJNE
- PROJEKTOWANE RUROCIĄGI TŁOCZNE
- RUROCIĄGI DEMONTOWANE
- STUDNIE GŁĘBIOWE
- ISTNIEJĄCE ZBIORNIKI WODOCIĄGOWE
- ISTNIEJĄCE ODSTOJNIKI WÓD POPŁUCZNYCH
- PROJEKTOWANE ODSTOJNIKI WÓD POPŁUCZNYCH
- POLETKO OSADOWE
- ZBIORNIKI BEZODPŁYWOWE
- MAGAZYN PODRĘCZNY
- SCHODY PRZEZWIĘZANE DO WYMIANY WG PROJ. KONSTRUKCJI
- OTWÓR GEOLOGICZNY

<b>Investor:</b> <b>GININA OSIECK</b> Rynek 1 08-445 Osieck		Jednostka Projektowa: Pracownia Inżynierii Ochrony Środowiska ul. Bratkowa 33 85-361 Bydgoszcz	
<b>Zadanie:</b> ROZBUDOWA I PRZEBUDOWA STACJI UZDATNIANIA WODY W OSIECKU		Serwis: PROJ. ZAGOSP. TERENU	
<b>Sedum:</b> <b>PROJEKT BUDOWLANO-WYKONAWCZY</b>			
<b>Ryzyko:</b> STACJA UZDATNIANIA WODY W OSIECKU PLAN ZAGOSPODAROWANIA TERENU			
Główny projektant: Projektant technologiczny: dr inż. Kazimierz Stefanowski	Projektant planu zagospodarowania: mgr inż. arch. Piotr Leonowicz	Opraczył: mgr inż. Anna Triebwasser	Sprawdzający proj. zesp. serwisu: mgr inż. arch. Marian Farysek
Upr. nr 41/18/PP-148-7210/4/3-83 Do sporządzenia projektu inżynierskiego przed zatwierdzeniem wód gębszych do budowy i eksploatacji urządzeń wodociągowych	Upr. nr Wa-1197/94 Do sporządzenia projektu w zakresie opracowania planu zagospodarowania terenu	Upr. nr 726/66 Do sporządzenia projektu inżynierskiego	Data: 12.07.2011 r.