

MAPA DO CEŁÓW PROJEKTOWYCH
 Nr ewid. zgłoszenia : GK.III.6640.1.5784.2019
 Miejscowość : **Stare Kościeliska, dz. 84, 93**
 Jednostka ewidencyjna : 141706_2 : Osieck
 Obręb : 141706_2.0012 : Stare Kościeliska
 Skala 1:500
 Ark. mapy zasadniczej : numeryczna
 Układ współrzędnych płaskich 2000 strefa 7
 Układ wysokości PL-EVRF2007-NH
 Mapę opracował : 27.01.2020r.

Nie wyklucza się istnienia na terenie również urządzeń podziemnych, które nie zostały zgłoszone do inwentaryzacji geodezyjnej.

Treść mapy w obszarze oznaczonym kolorem pomarańczowym w zakresie granic działek ewidencyjnych, konturów użytków gruntowych, konturów klas glebowych jest zgodna z treścią mapy ewidencyjnej.



Mapa została wykonana bez ustalenia obciążeń, o których mowa w W & 80.4 rozporządzenia MSWiA z dnia 09.11.2011r.

Podlega się, że niniejszy dokument został opracowany w wyniku prac geodezyjnych i kartograficznych, których rezultaty zawiera operat techniczny wpisany do ewidencji państwowego zasobu geodezyjnego i kartograficznego	
Organ prowadzący państwowy zasób geodezyjny i kartograficzny	Starosta Otwocki
Identyfikator ewidencyjny materiału zarobku operat techniczny	P.1417.2020.634
Data wpisania operatu technicznego do ewidencji państwowego zasobu geodezyjnego i kartograficznego	2020-02-12

z up. STAROSTY
 A. Hutnik
 Geodeta
 Wydziału Geodezji i Kartografii
 12-30/PsV

**BIURO USŁUG
 GEODEZYJNO-KARTOGRAFICZNYCH**
 Tadeusz Bokus
 08-400 Garwolin, ul. Kościuski 52 lok. 8
 tel. 25 682 14 14, kom. 601 953 978
 NIP: 826-100-79-58

GEODETA UPRAWNIONY
 Tadeusz Bokus
 nr upr. G.U.G. I.K. 6426

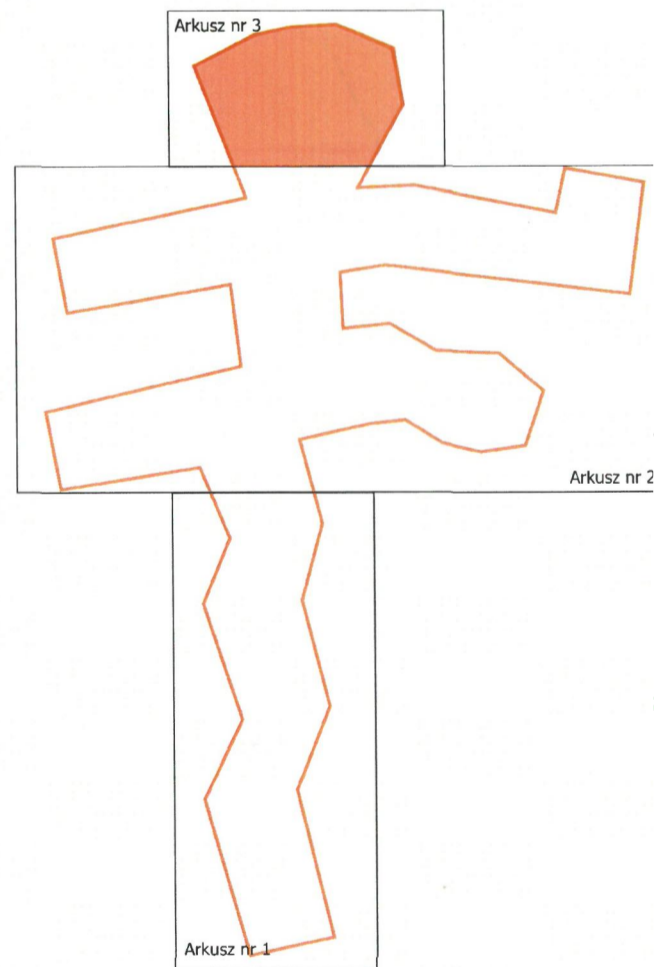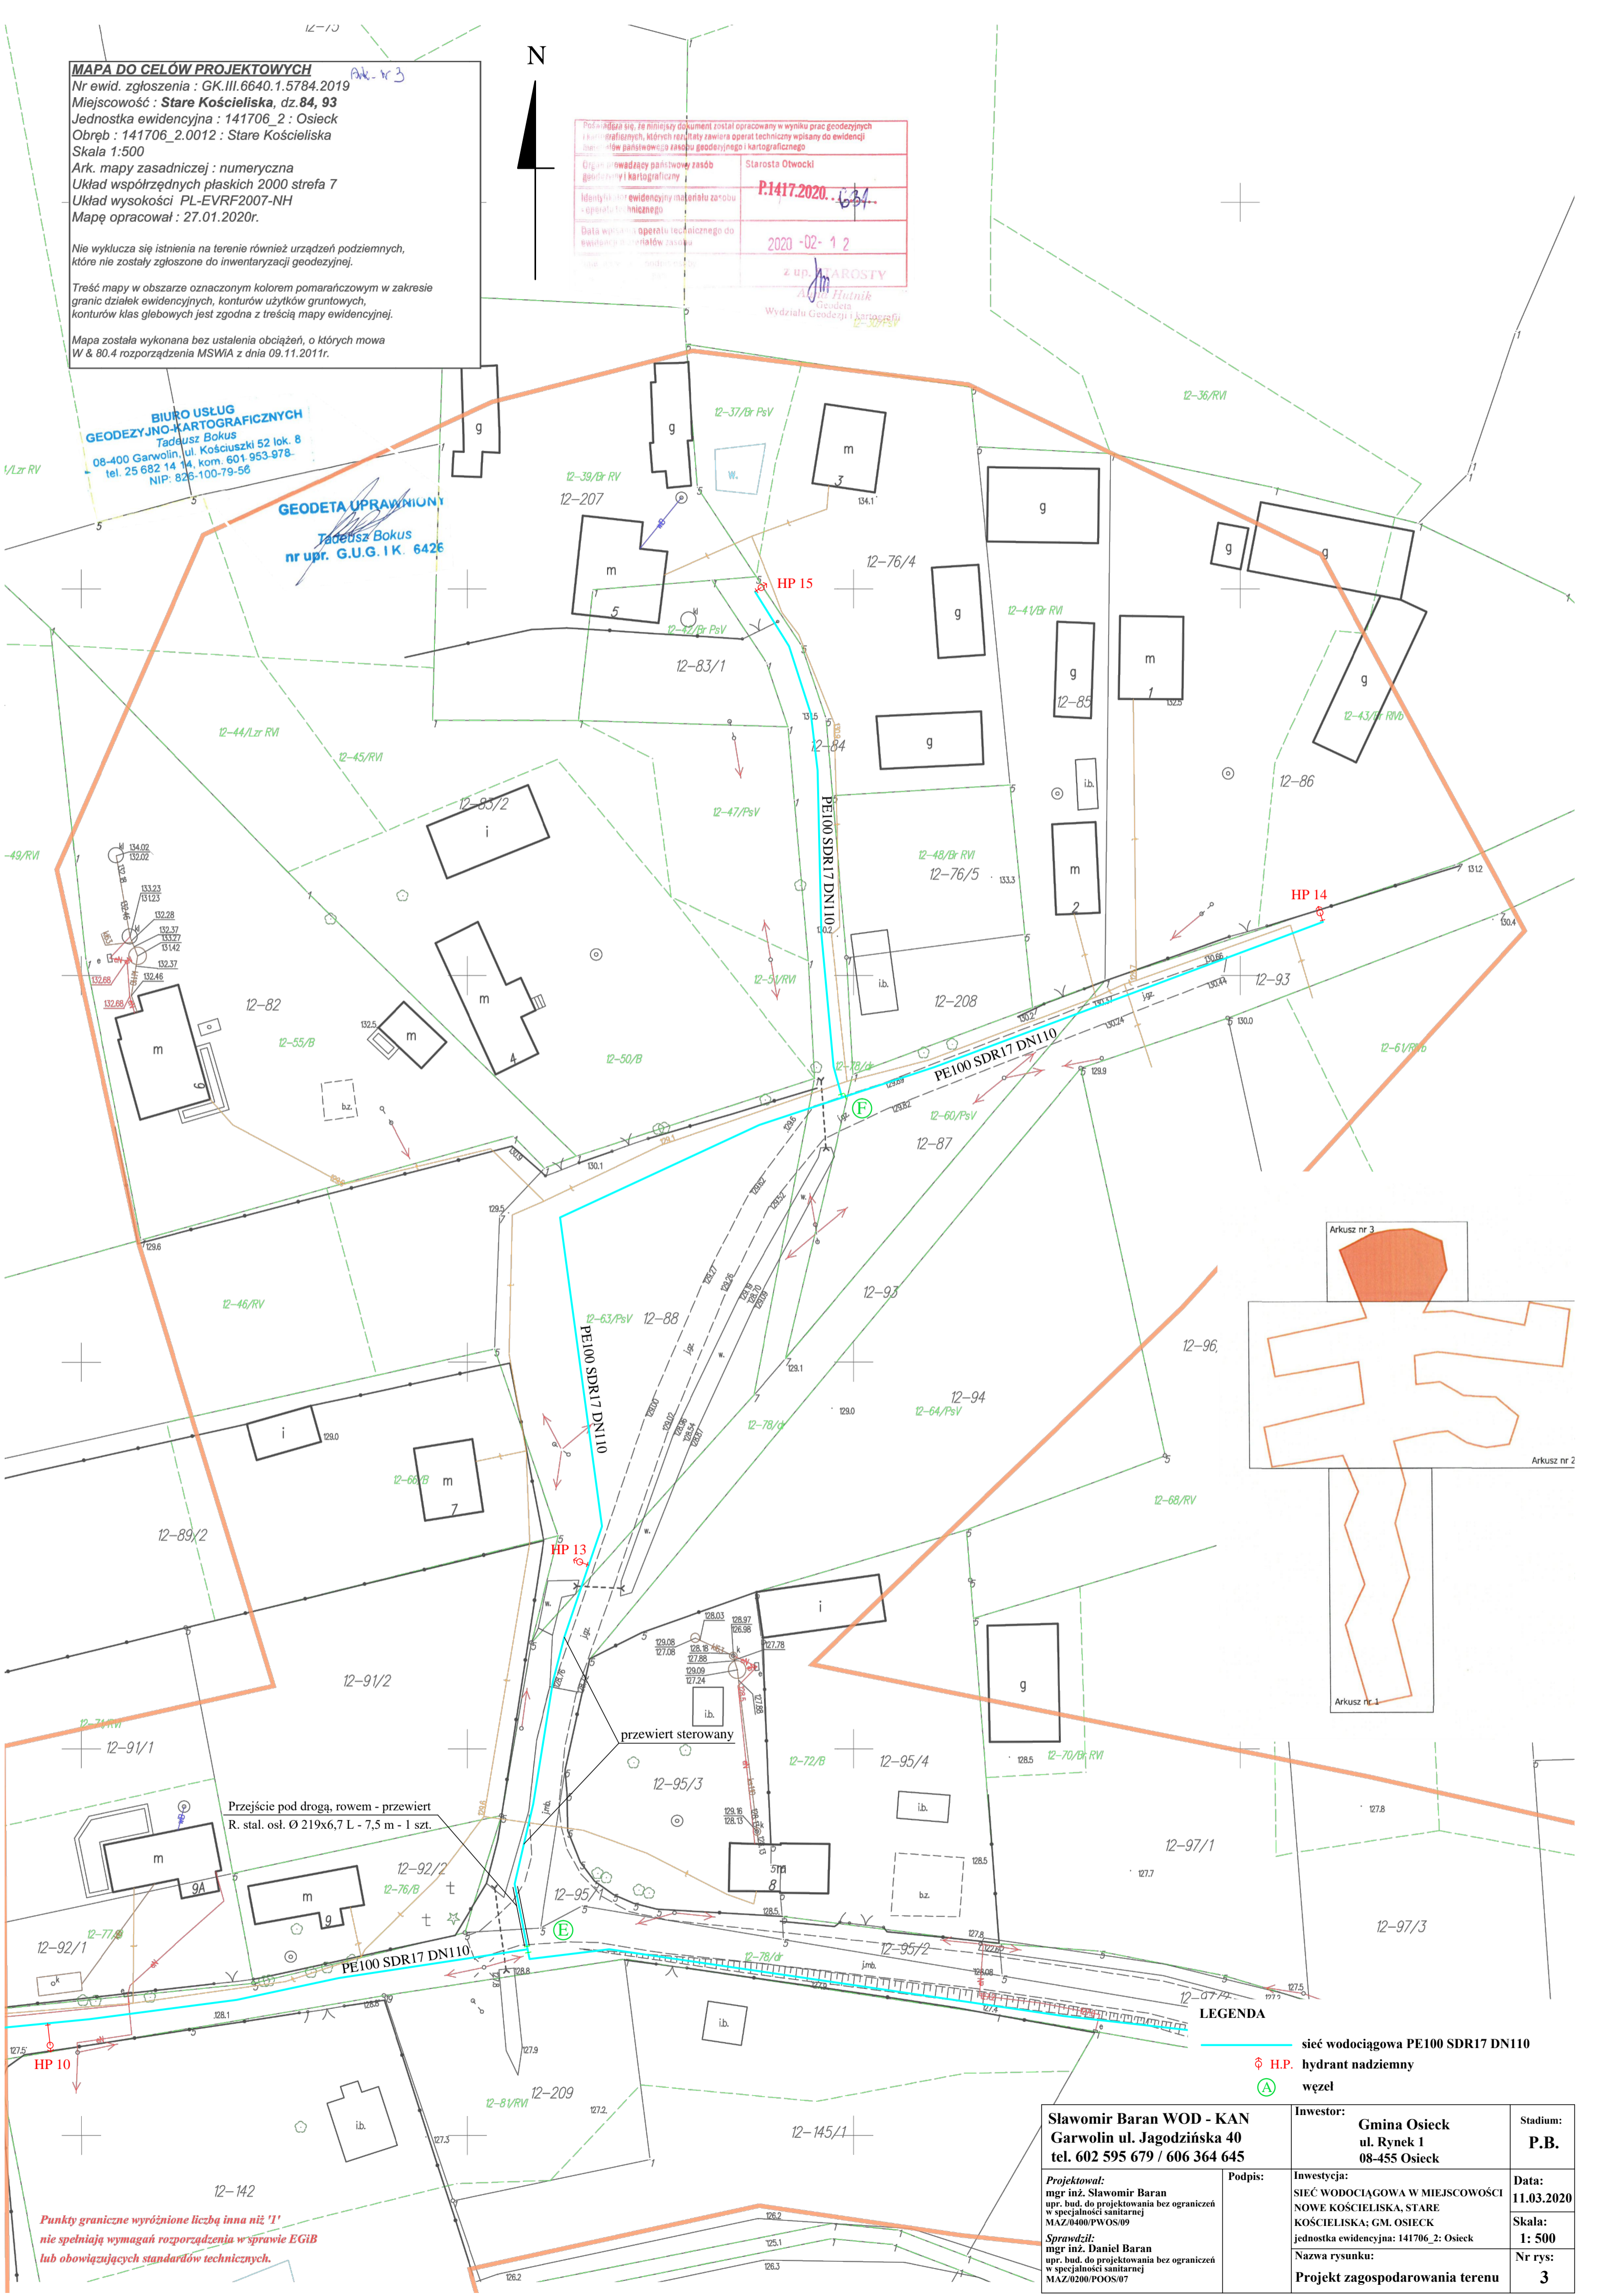

- LEGENDA**
- sieć wodociągowa PE100 SDR17 DN110
 - ⊕ H.P. hydrant nadziemny
 - ⊙ węzeł

Punkty graniczne wyróżnione liczbą inną niż '1' nie spełniają wymagań rozporządzenia w sprawie EGiB lub obowiązujących standardów technicznych.

Sławomir Baran WOD - KAN Garwolin ul. Jagodzińska 40 tel. 602 595 679 / 606 364 645		Investor: Gmina Osieck ul. Rynek 1 08-455 Osieck	Stadium: P.B.
Projektował: mgr inż. Sławomir Baran opr. bud. do projektowania bez ograniczeń w specjalności sanitarnej MAZ/0400/PWOS/09	Podpis:	Investycja: SIEĆ WODOCIĄGOWA W MIEJSCOWOŚCI NOWE KOŚCIELISKA, STARE KOŚCIELISKA; GM. OSIECK jednostka ewidencyjna: 141706_2: Osieck	Data: 11.03.2020
Sprawdził: mgr inż. Daniel Baran opr. bud. do projektowania bez ograniczeń w specjalności sanitarnej MAZ/0200/POOS/07		Nazwa rysunku: Projekt zagospodarowania terenu	Skala: 1: 500
			Nr rys: 3